



PIANO QUARTO_SCALE 1:100

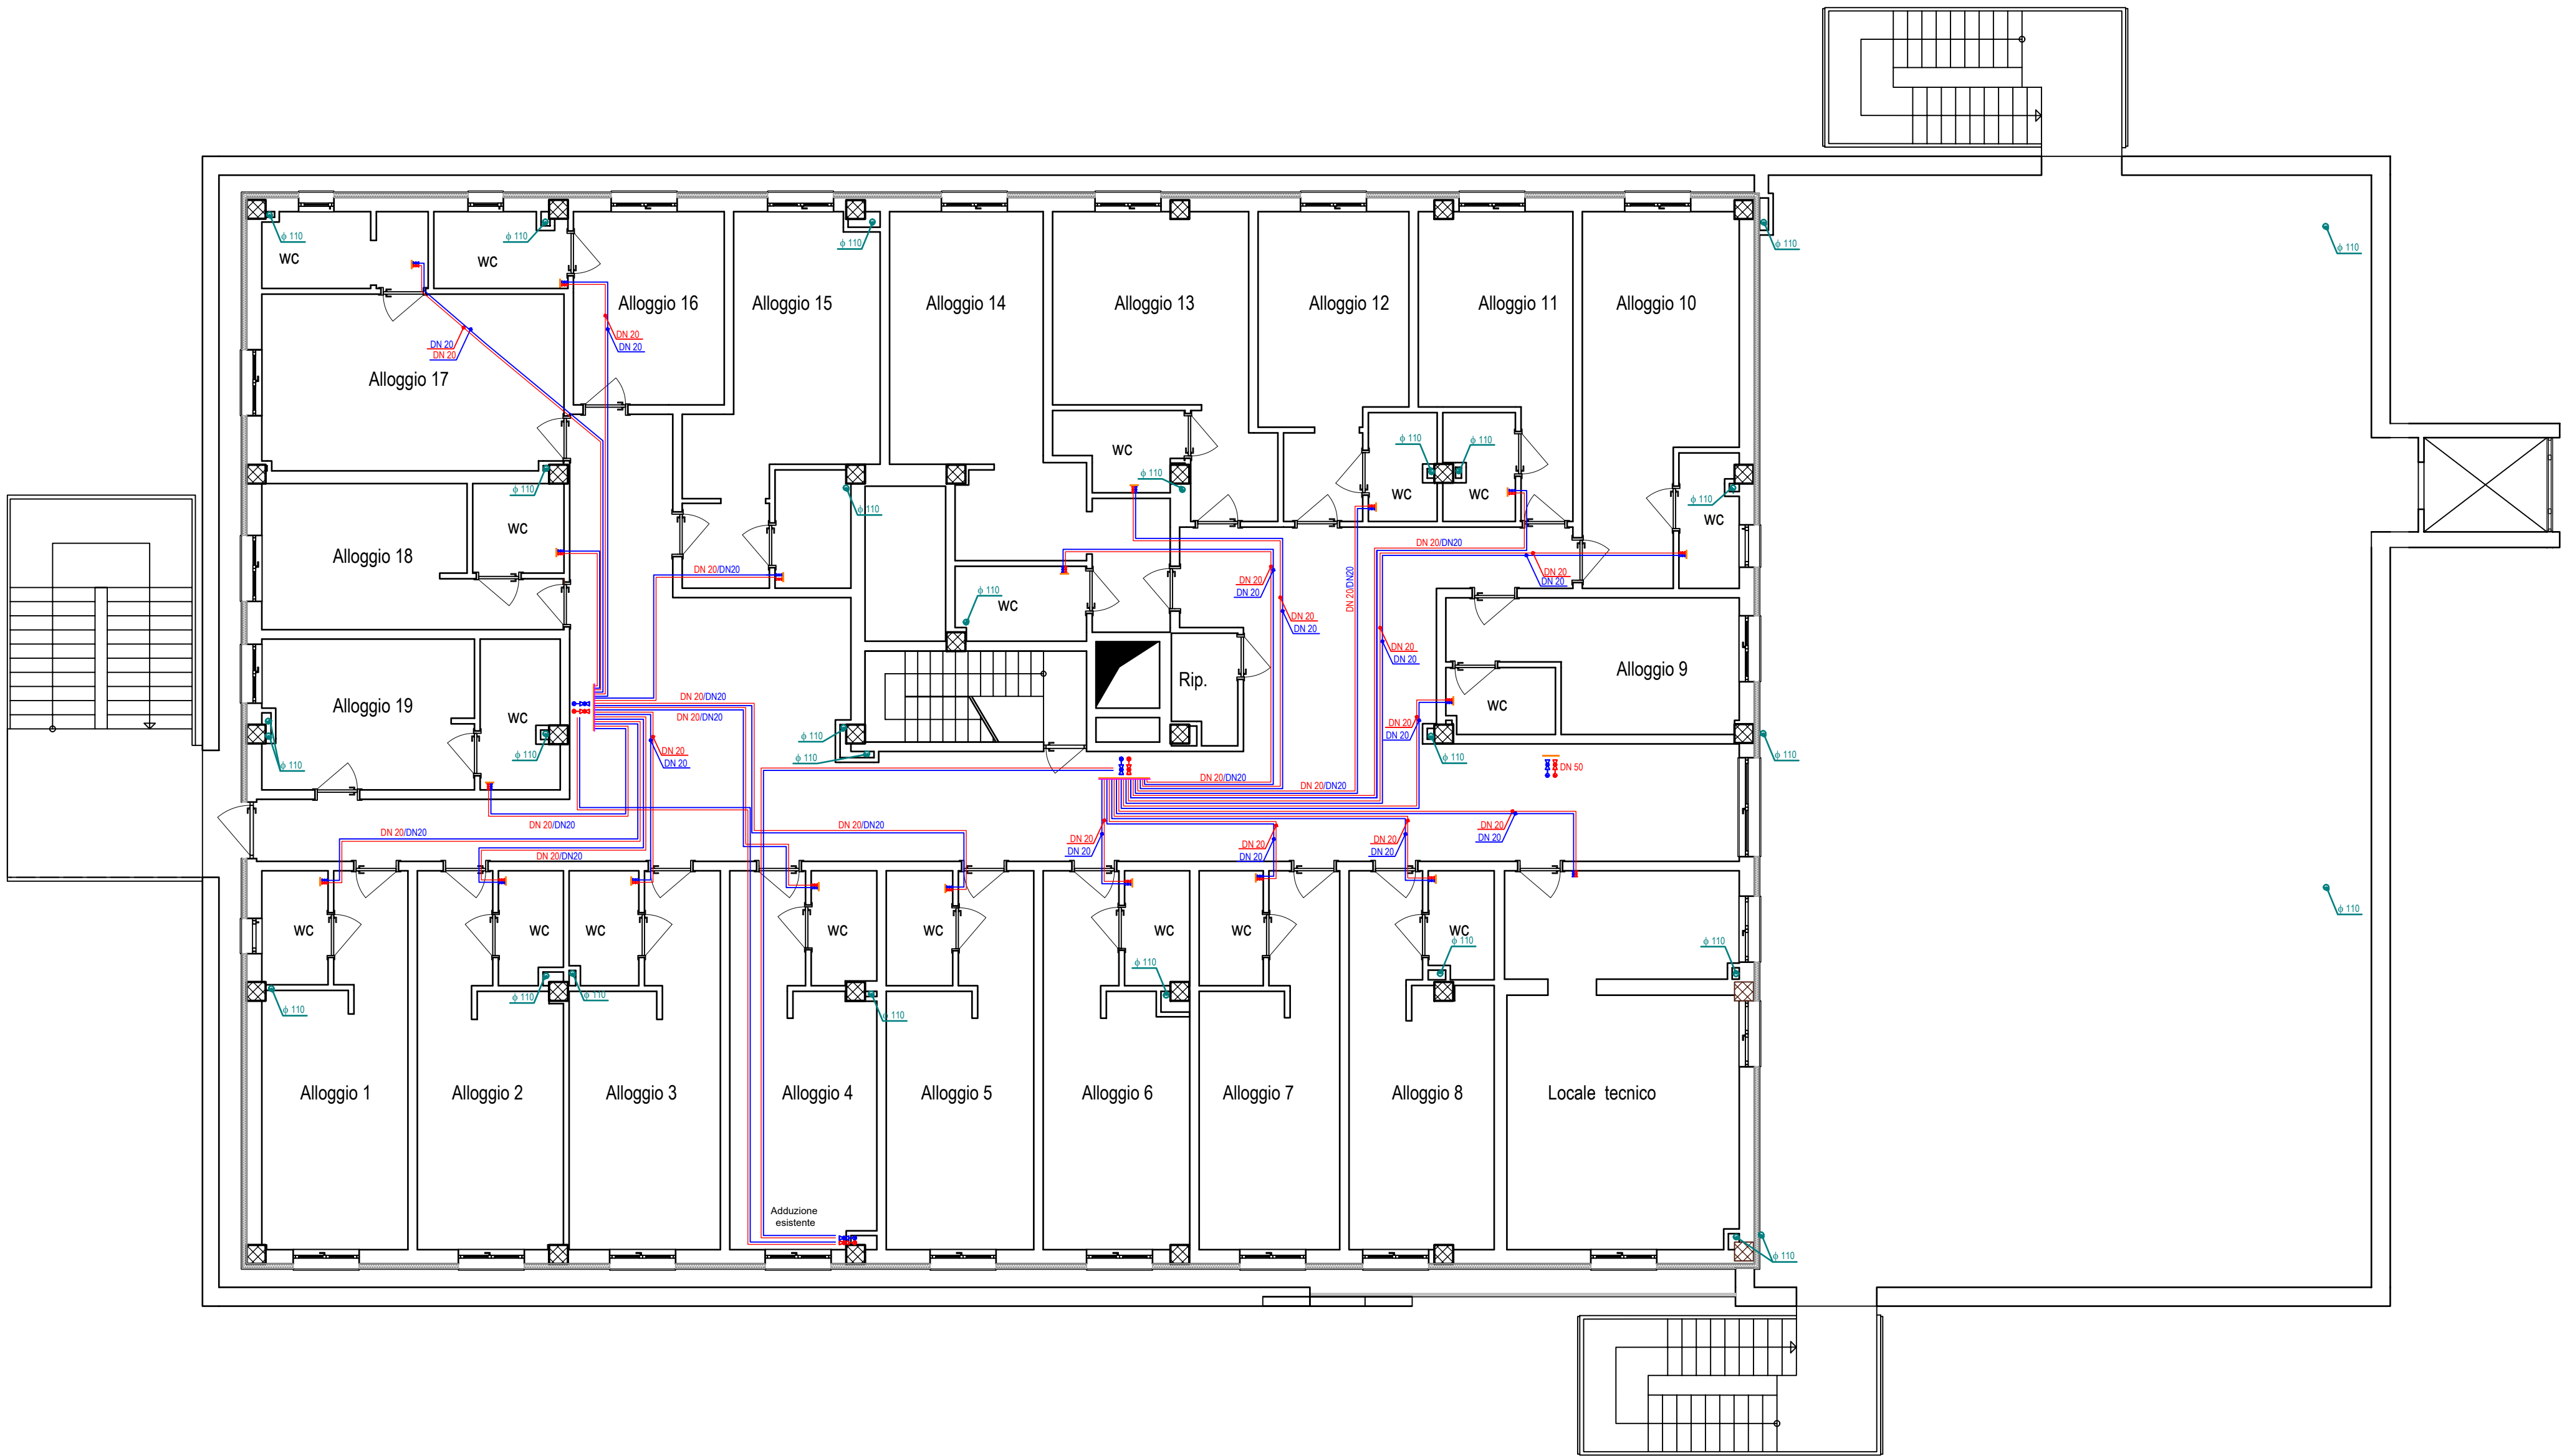


LEGENDA SIMBOLI	
	TUBAZIONE ACQUA FREDDA MULTISTRATO
	TUBAZIONE ACQUA CALDA MULTISTRATO
	TUBAZIONE ACQUA FREDDA/CALDA INTERNA ALL'ALLOGGIO
	TUBAZIONE DI SCARICO IN POLIETILENE
	VALVOLE DI ARRESTO
	COLLETTORE IDRICO/CLIMATIZZAZIONE
	COLONNA MONTANTE DN 110
	POZZETTO INTERNO WC
	RIDUTTORE DI FLUSSO
	COLLETTORE DI SCARICO

N.B. L'ESATTA POSIZIONE DEI TERMINALI DEGLI IMPIANTI ANDRA' VERIFICATA INSIEME ALLA D.L. PRIMA DELLA POSA DEGLI STESSI ALFINE DI EVITARE SOVRAPPOSIZIONI.


PARTICOLARE IMPIANTO IDRICO SANITARIO/ACQUE REFLUE
ALLOGGIO TIPO scala 1:25

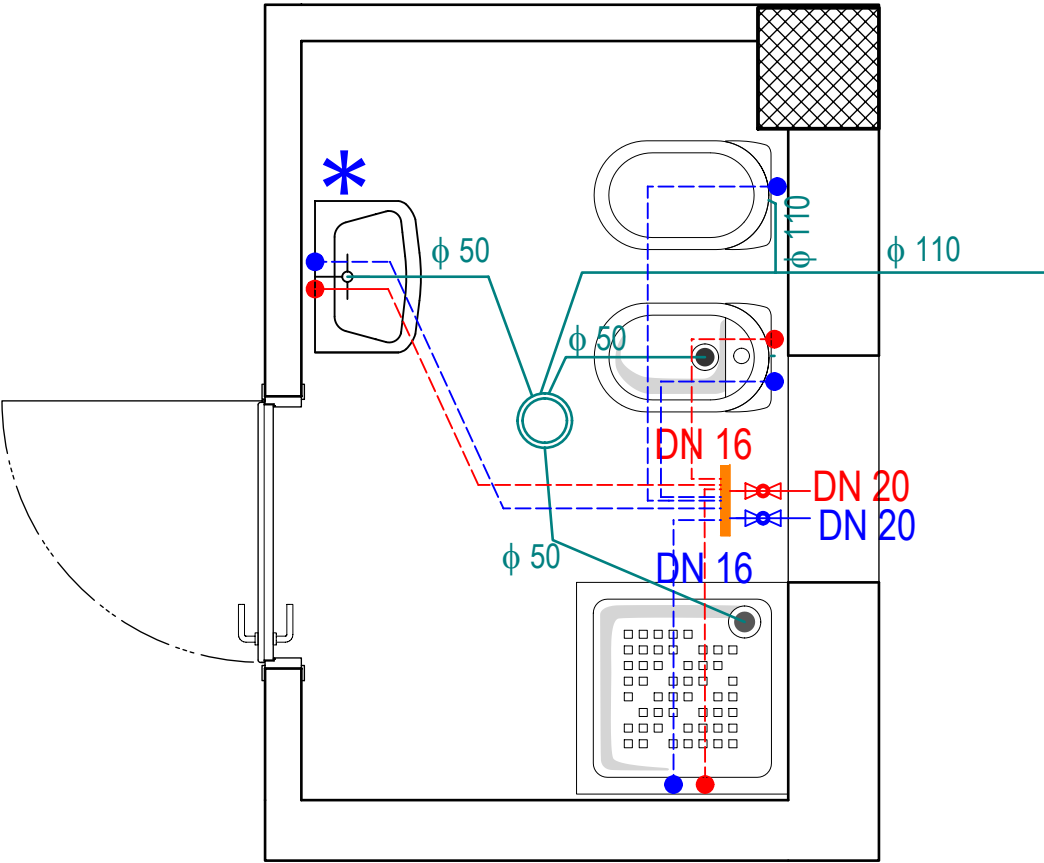

STUDIO DI INGEGNERIA DELLE STRUTTURE				
DR. ING. FRANCESCO FANIGLIULO				
VIA LUDOVICO ARIOSTO N.34 - 87100 COSENZA - TEL. +39.0984.795683 - EMAIL: INFO@STUDIOFANIGLIULO.IT				
Rif./Rev.	Progetto	Data	Redattore	
	Bozza			
	Preliminare			
	Definitivo	28.02.2017	Ing. Francesco Fanigliulo	
	Esecutivo	02.12.2020	Ing. Francesco Fanigliulo	
Nr. Tav.:	03/ISR	Scala:	1:100 - 1:25	
Rev.				
Contenuto Tavola:				
Impianto Idrico Sanitario ed Acque Reflue Pianta Piano Quarto				
Rif./Rev.	Tavola Sostitutiva	Data	Redattore	
Collaboratore/i				
Approvazioni				


PROVINCIA DI COSENZA Settore Edilizia Corso Telesio, 17 - 87100 Cosenza

Progetto:
COMPLETAMENTO ADEGUAMENTO SISMICO IPSSAR DI CASTROVILLARI
Impresa Esecutrice:



Progettista
dr.ing. Francesco Fanigliulo via L. Ariosto, 34 - 87100 Cosenza
Direttore dei Lavori